


ISOMÉTRICO DE TRONCAL DE INCENDIOS.

SIN ESCALA

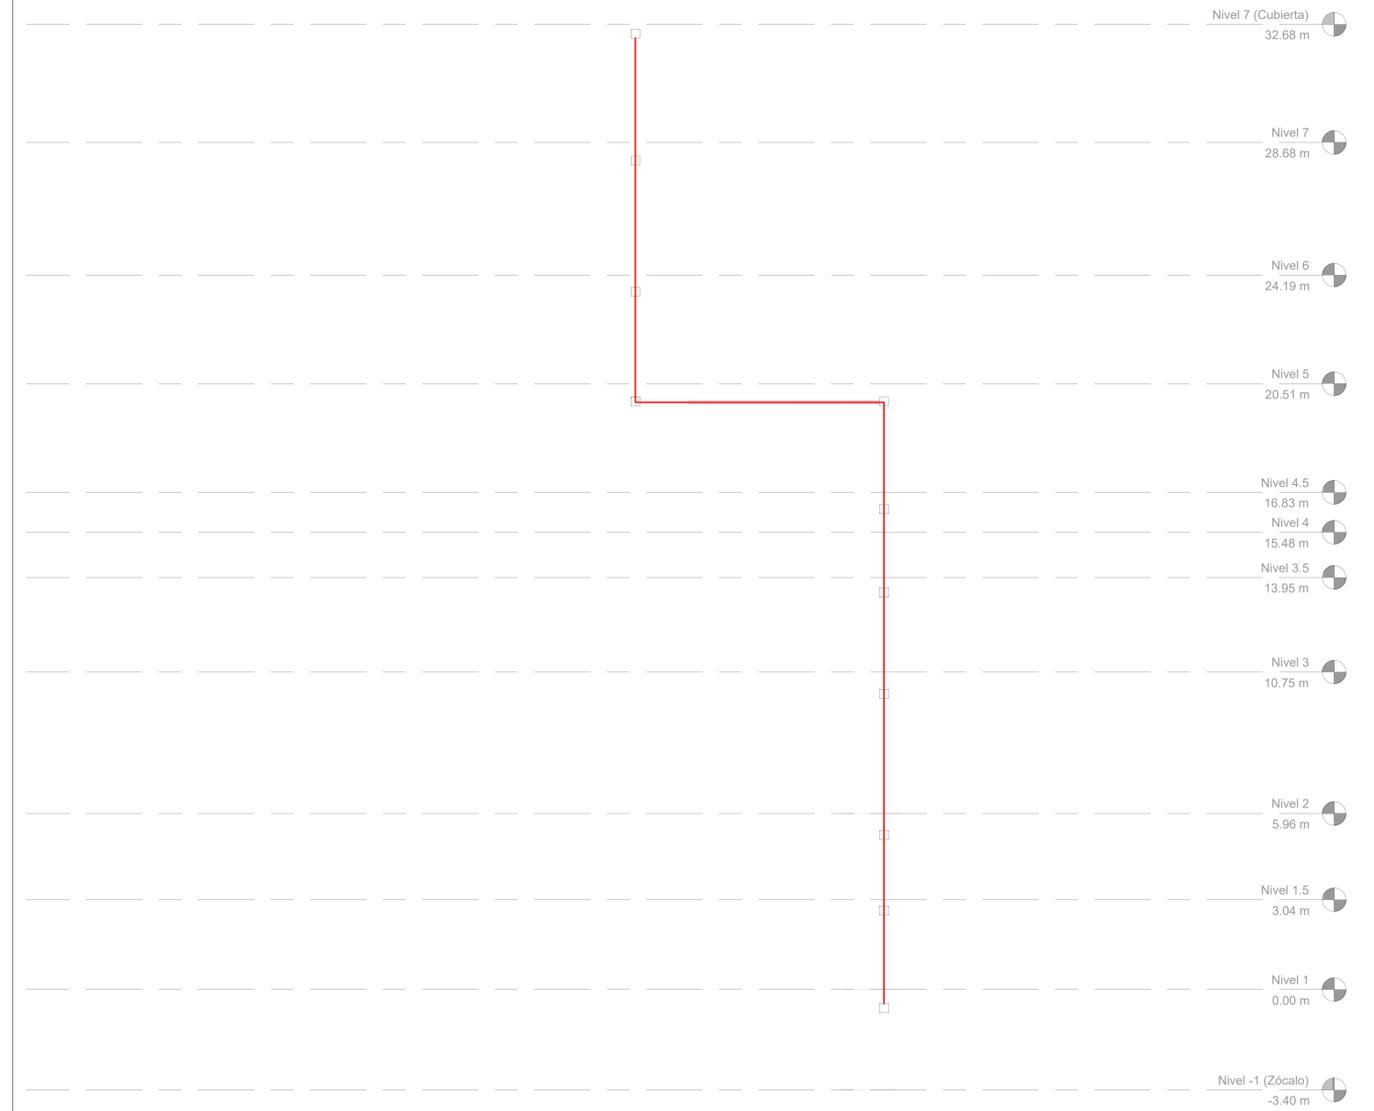

ISOMETRICO DE TRONCAL DE INCENDIOS.

SIN ESCALA

SIMBOLOGÍA

- CANALIZACIÓN EXISTENTE —
- CANALIZACIÓN PROYECTADA —
- TRAZADO DE CABLEADO —

BANCO CENTRAL DE CHILE



PROYECTO DETECCIÓN DE INCENDIOS AGUSTINAS		NORTE 	
CONTENIDO ISOMÉTRICO TRONCAL DE DETECCIÓN Y CORTE PONIENTE DE TRONCAL		PLANO DE UBICACION	
DEPENDENCIA Agustinas		PLANO	
DIRECCION Agustinas N° 1180, Santiago.		001	
PROPIETARIO BANCO CENTRAL DE CHILE RUT: 97.029.000-1	APROBO xxx xxxx xxx	FECHA 05-01-2022 ESCALA 1:50	Version 001